




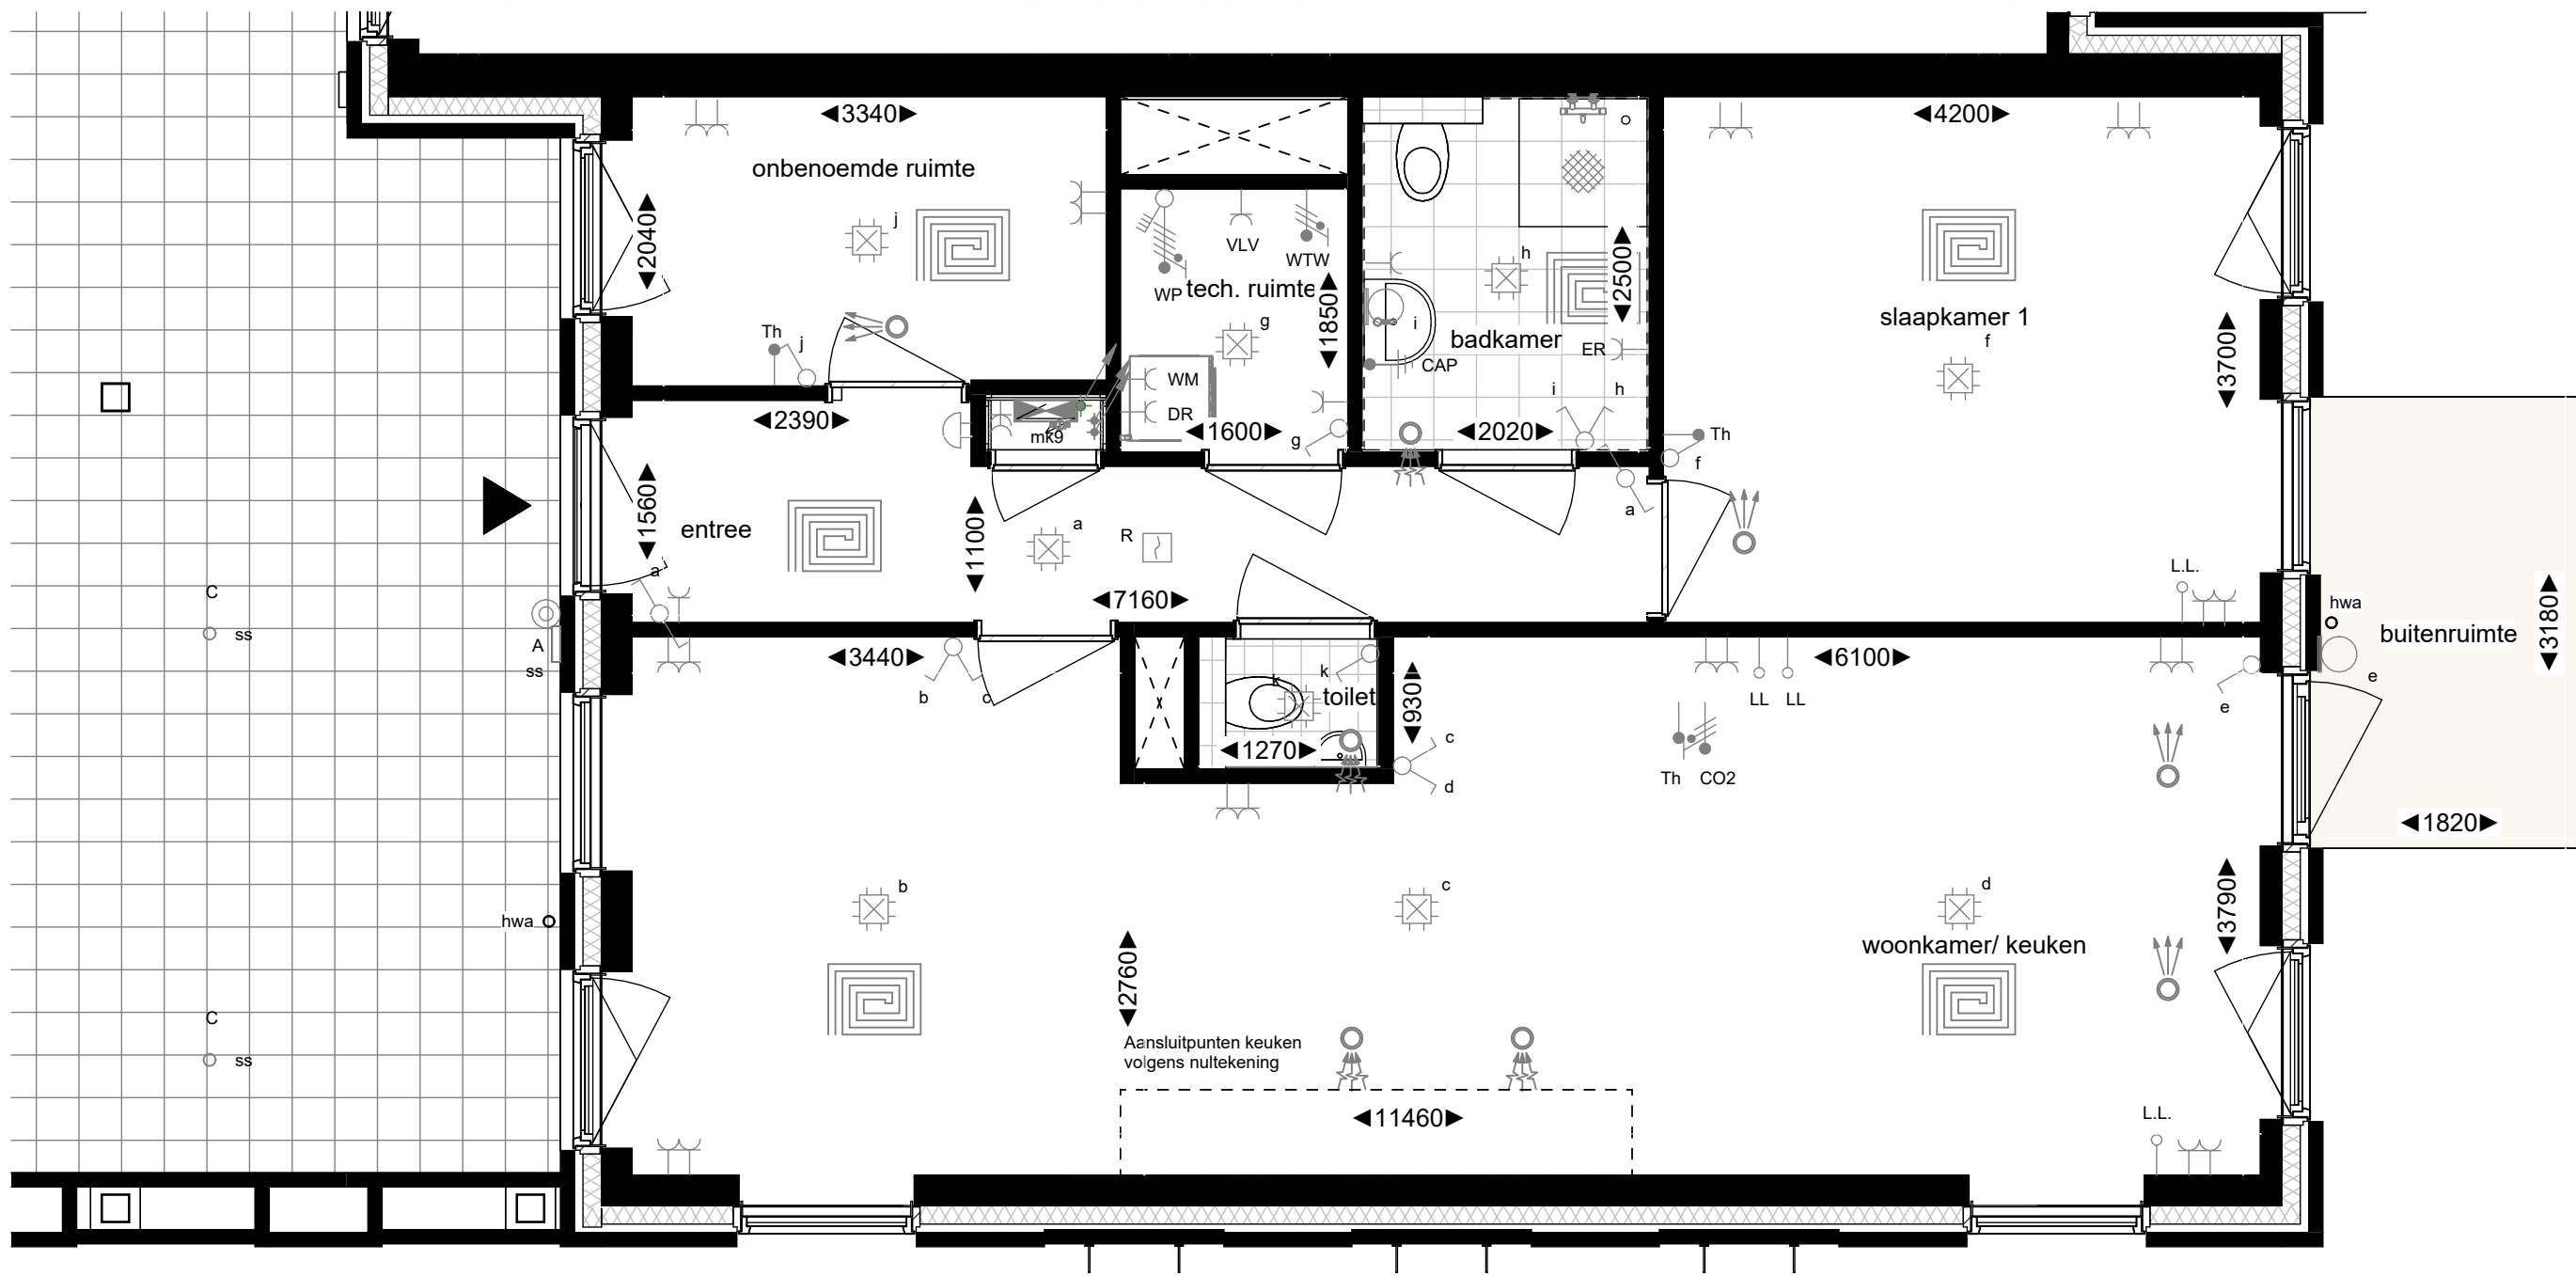


LEGENDA ELEKTRA		LEGENDA BOUWKUNDIG	
	Aansluitpunt 1 fase		metselwerk
	Aansluitpunt 1 fase, geschakeld		binnenwand
	Aansluitpunt 3 fasen, geschakeld		kalkzandsteenwand
	Aansluitpunt data		isolatie
	Aansluitpunt licht		voorzetwand
	Aansluitpunt licht wand		HSB-wand
	Aansluitpunt niet bedraad		vloertegels
	Aardmat		wandtegels
	Centraal aardpunt		entree
	Schakelaar, 1-polig		stalen binnendeurkozijn
	Schakelaar, serie-		kunststof kozijn met draaikiepraam
	Schakelaar, wissel-		houten entree deurkozijn zelfsluitend
	Contactdoos 1-voudig		schacht
	Contactdoos 1-voudig, waterdicht		balansventilatie
	Contactdoos 2-voudig, opbouw		warmtepomp
	Contactdoos 2-voudig in 2 inbouwdozen		hemelwaterafvoer
	Beldrukker		bouwbesluitlijn breedte 1,8 meter
	Melder, rook, optisch		
	Thermostaatleiding, bedraad		
	Verdeelinrichting-MK		
	Elektrische radiator		
	Videofoon toestel binnen		
	Wandarmatuur		
	D - Data		
	CAI - Centrale antenne		
	WM - Opstelplaats Wasmachine		
	DR - Opstelplaats Droger		
	WTW - Mechanische ventilatie		
	TH - Thermostaat		
	WP - Warmtepomp		
	LL - Loze leiding		
	CO2 - CO2 sensor		
	E-RAD - Elektrische radiator		
	VDD - Vrijloop deurdranger		
	A/B/ss/e - Codering buitenarmaturen		

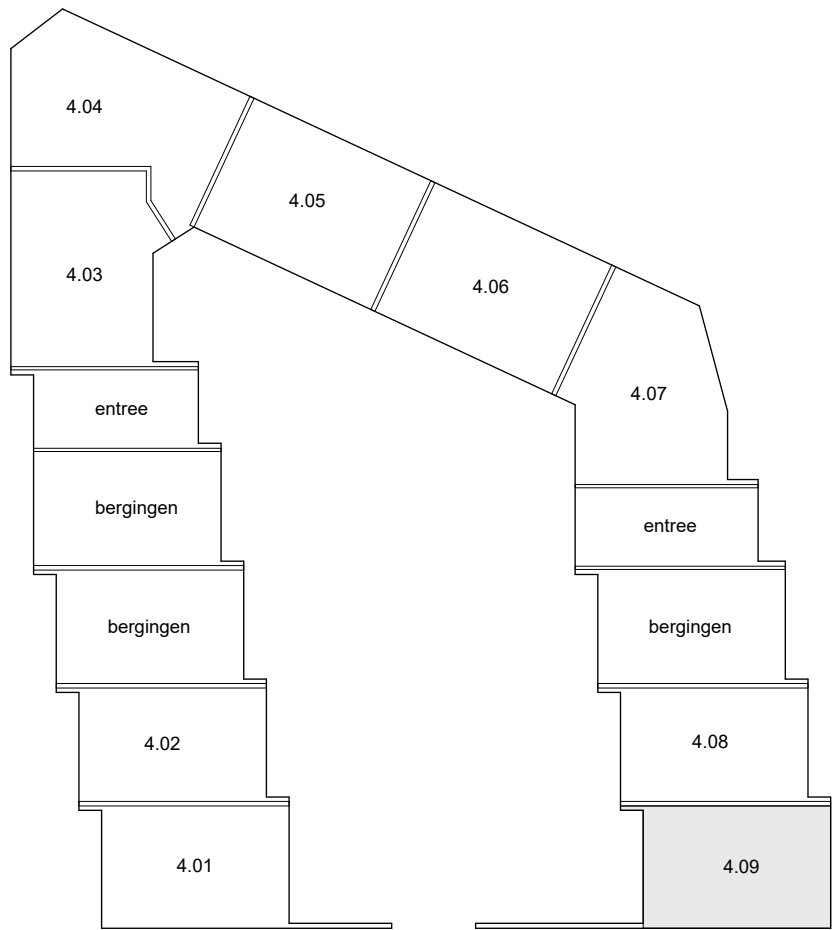


plattegrond beganegrond

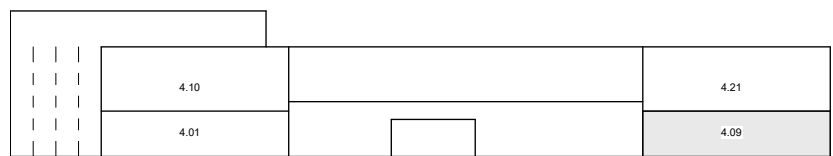

voorgevel

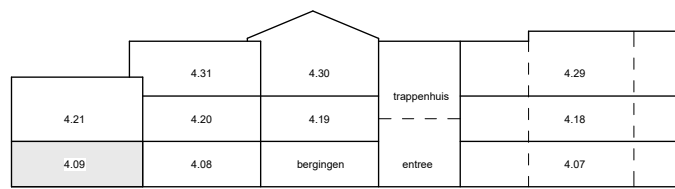

linker zijgevel

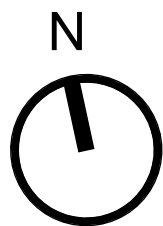

Bouwnummer 4.09

tekening **VK2410-4.09** schaal 1:50
getekend 21-10-2025
project: Vechthage 2022050 gewijzigd



Alle maten op de tekening zijn in millimeter tenzij anders aangegeven.
Alle maten op de tekening zijn circa-maten en niet geschikt voor opdrachten aan derden
De keukeninrichting en opstelplaats van de wasmachine en wasdroger die op de tekening is aangegeven dienen uitsluitend ter oriëntatie
De positie van de op tekening aangegeven schakelaars, aansluitpunten en wand- en plafondlichtpunten zijn indicatief.
De op tekening aangegeven installaties zoals pv-panelen, radiatoren, convectoren en mvpunten zijn indicatief;
afmeting, locatie en de aantallen volgens nadere opgave van de installateur.